


CELKOVÁ SITUACE - VODA, 1:5000

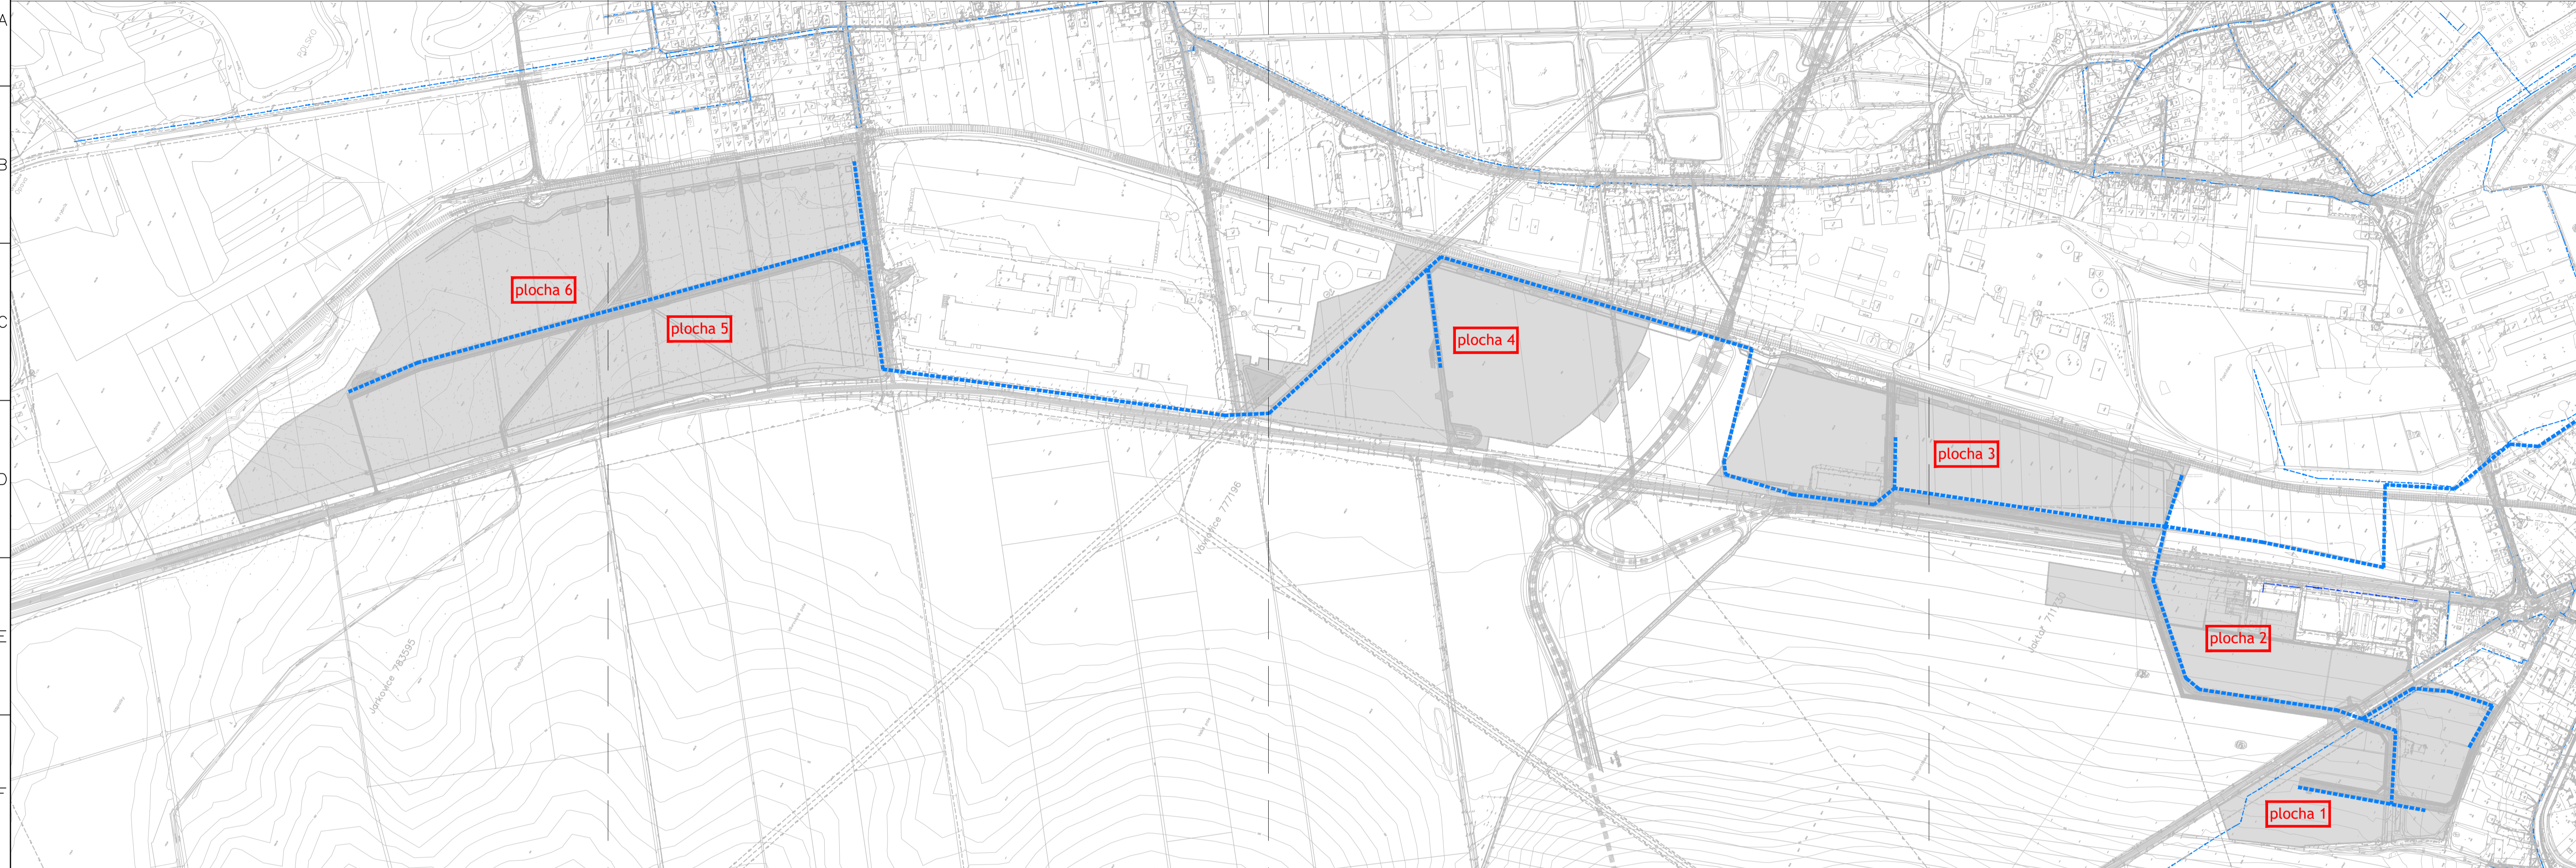

LEGENDA

- plocha 3 IDENTIFIKACE ZÁJMOVÝCH ÚZEMÍ
- ● PŘÍPOJOVACÍ BODY

LEGENDA - VODA


- - - - - NAVRŽENÝ VODOVODNÍ ŘÁD
- - - - - VODOVOD - SmVaK
- - - - - VODOVOD - JINÝ VLASTNÍK

LEGENDA - KANALIZACE




- - - - - NOVÁ KANALIZACE DEŠŤOVÁ, GRAVITACE
- - - - - NOVÁ KANALIZACE DEŠŤOVÁ, VÝTLAK
- - - - - NOVÁ KANALIZACE DEŠŤOVÁ, RETENCE
- - - - - MELIORAČNÍ RÝHA UPRAVOVANÁ
- - - - - NOVÁ KANALIZACE SPLAŠKOVÁ, GRAVITACE
- - - - - NOVÁ KANALIZACE SPLAŠKOVÁ, VÝTLAK
- - - - - MELIORAČNÍ RÝHA STÁVAJÍCÍ

STÁVAJÍCÍ SÍTĚ

- - - - - KANALIZACE DEŠŤOVÁ - SmVaK
- - - - - KANALIZACE JEDNOTNÁ - SmVaK
- - - - - KANALIZACE SPLAŠKOVÁ - SmVaK
- - - - - KANALIZACE - JINÝ VLASTNÍK
- - - - - KANALIZACE - MONDELEZ ČR

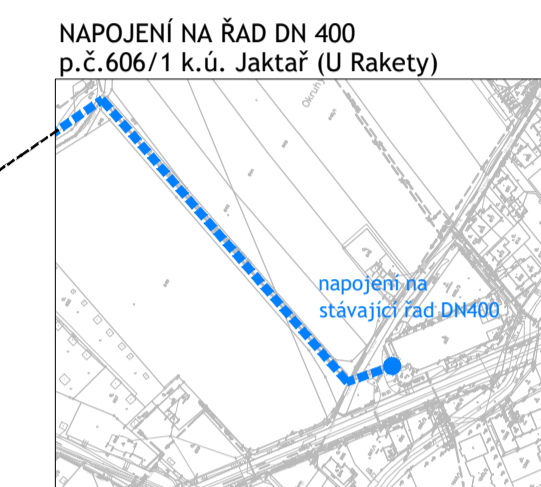

CELKOVÁ SITUACE - KANALIZACE, 1:5000

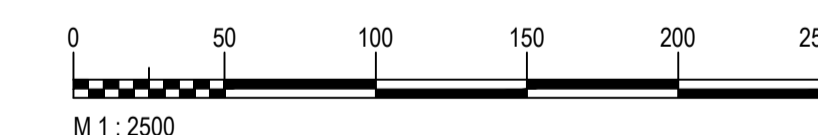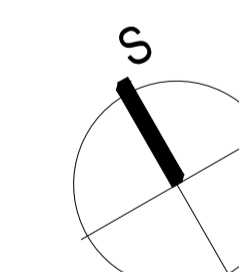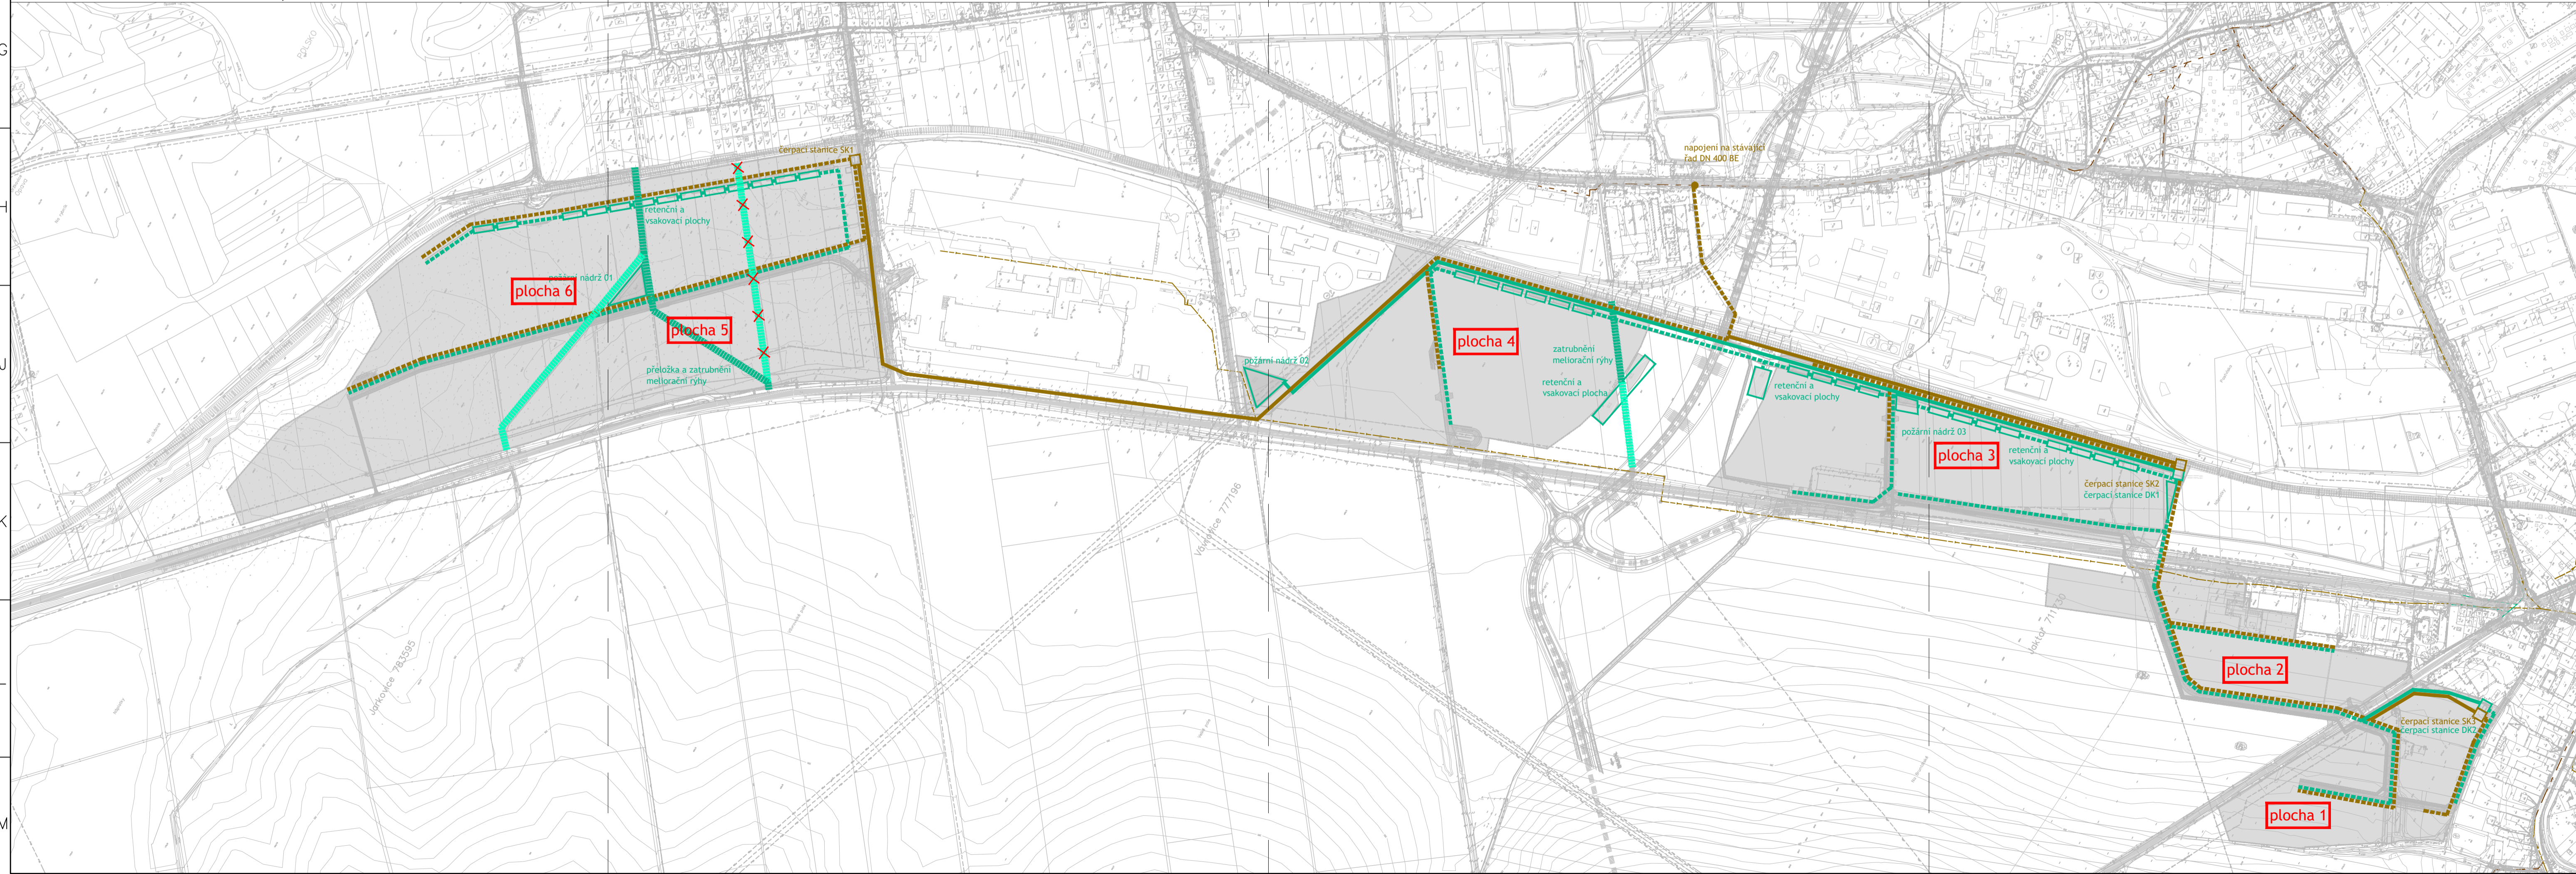

Objednatel / Client: 		TECHNPROJEKT Technoprojekt, a.s. Havlíčkovo nábřeží č. 38 702 00 Ostrava	
Objednatel / Client: Statutární město Opava Horní náměstí 69 746 26 Opava		ARCHITEMA Zpracovatel: Architema, s.r.o. Havlíčkovo nábřeží č. 38 702 00 Ostrava	
Název výkresu / Plan name: Koncepce vodohospodářství		Měřítko / Scale: 1:5000	
Oddělení: Stavební Architektura		Vypracoval: Ing.arch.Barbora Štefková Zlep. projektant: Ing.Jiří Leclán Kontroloval: Ing.arch.Tomáš Suchouň Datum: 11/11/2016 Stupeň: Územní studie	
Formát: 10 x A4		Archivní číslo: 879-32361-B02-02	